


1.0 PLANTA BAIXA
ESCALA 1:50


DETALHE_01



DETALHE_01

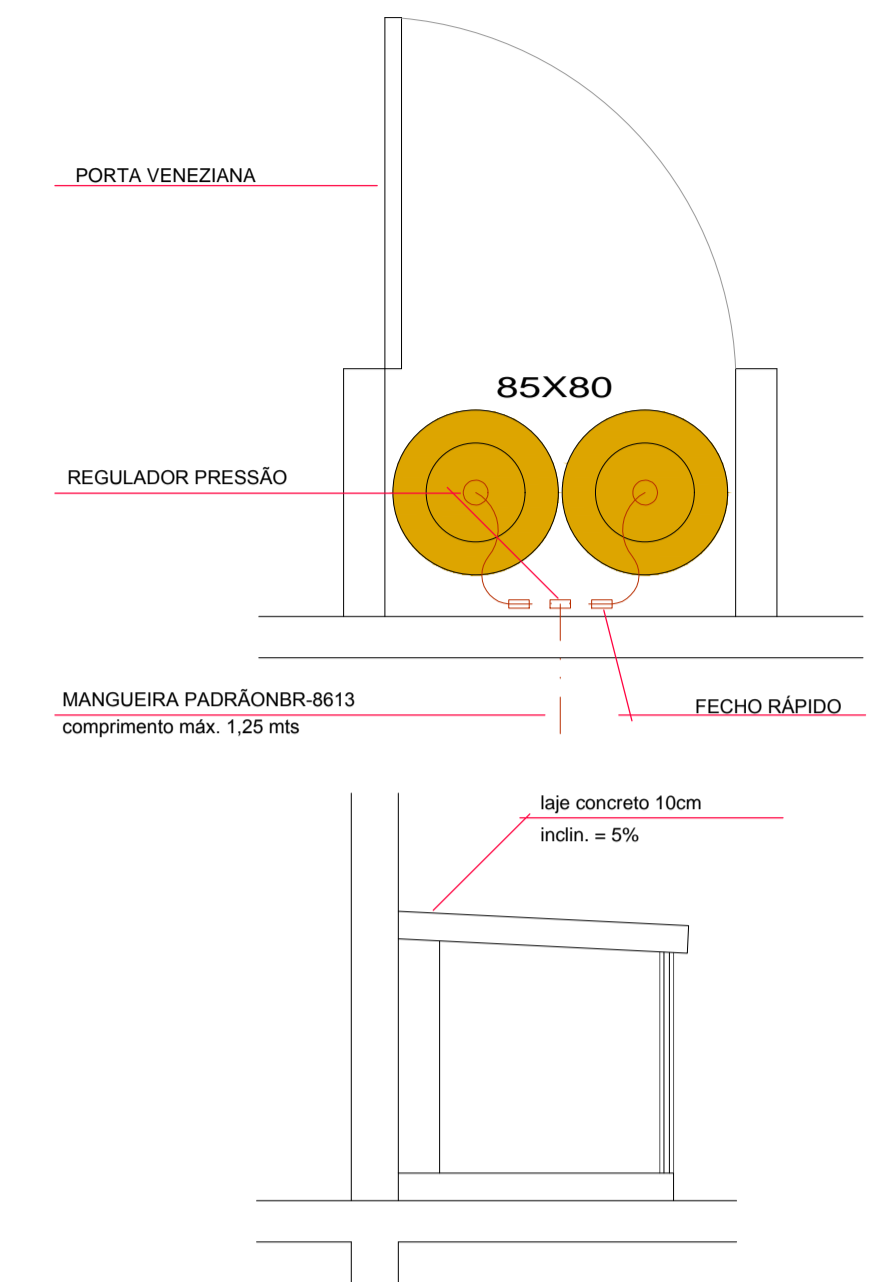

DETALHE_02

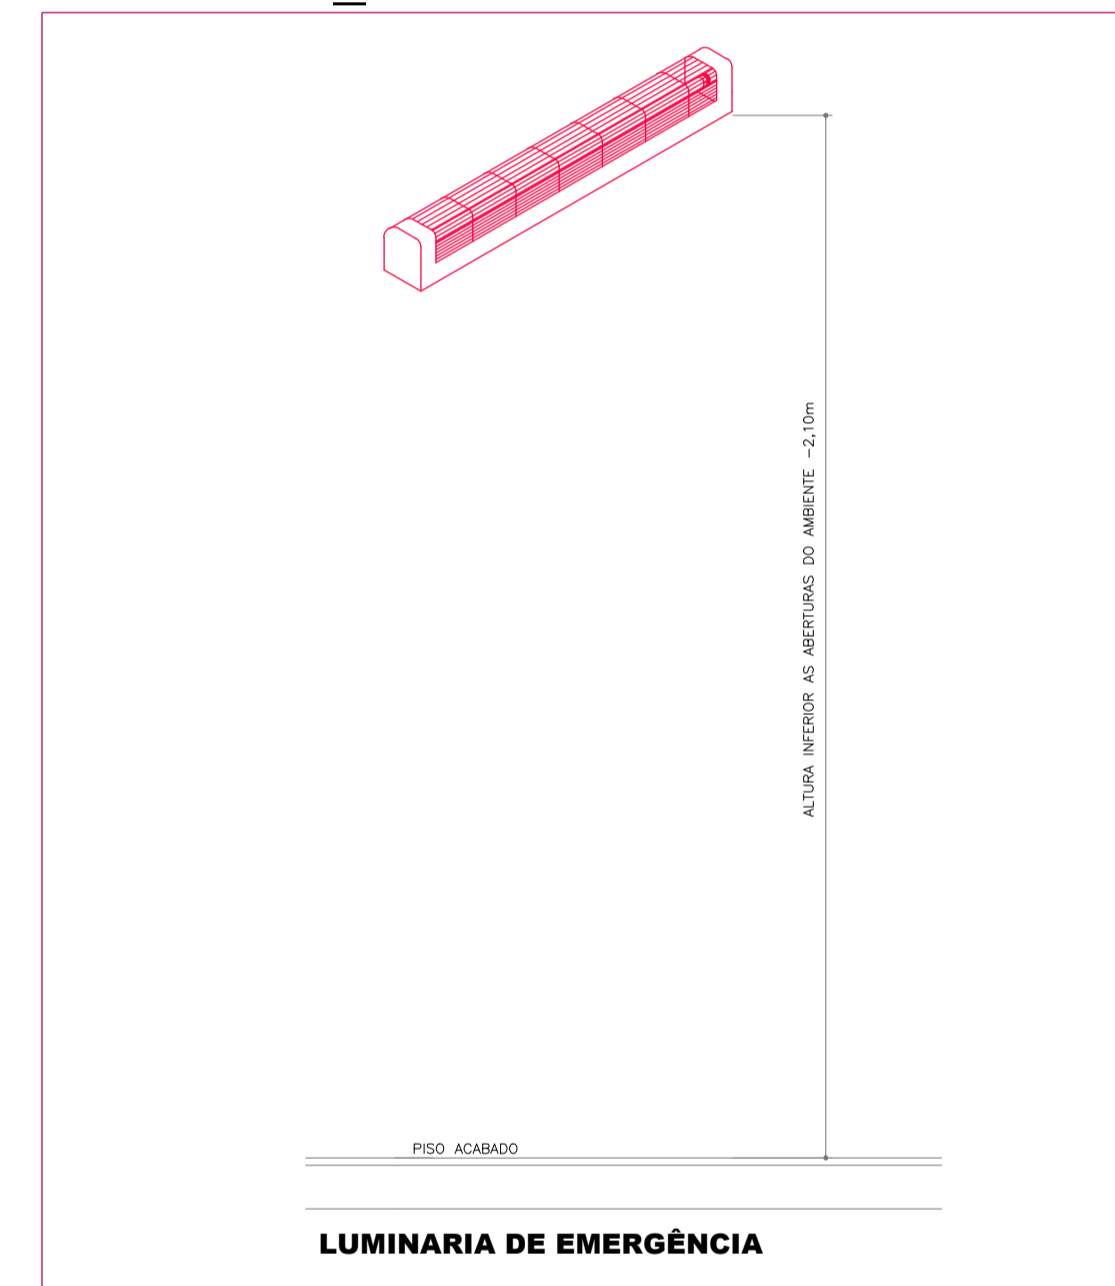

DETALHE_03



LEGENDA	
	EXTINTOR DE FÓSFORO: 4KG - ABC
	LUMINARIA DE EMERGÊNCIA FLORESCENTE - 4W
	LUMINARIA DE EMERGÊNCIA BLOCO AUTOMATO 20W - PARALELOS
	PLACA DE INDICAÇÃO DE SAÍDA 25x16cm
	DIREÇÃO DE FUGA
	SÁIDA FINAL DA SETA DE FUGA
	ENTRADA PARA C/D
	ELETRICIDADE AUTO-CHAM SISTEMA DE
	HORNANTE COM 2M ARBOCO DE MANEIRA: 200W
	HORNANTE DE RECALQUE
	CABO P/CL-FIS
	REDE DO SISTEMA HORALADO PREVENTIVO CONTRA INCÊNDIO
	CONEXÃO DE CABO CLASSE DE PROTEÇÃO P-4E
	CONTINUA DE ALARME - ONDE QUAL CLASSE 2

KAROLINE_CRESTANI
karolcrest@gmail.com

PROJETO_PREVENTIVO

CONTEÚDO: PLANTA BAIXA
DETALHES

RESPONSABILIDADE PROJETO: PROPRIETÁRIO

KAROLINE APARECIDA CRESTANI
ARQUITETA E URBANISTA
CAU 461466-1

PREFEITURA MUNICIPAL DE IRINEOPOLIS

QUADRO DE ÁREAS	DATA:
	ESCALA: INDICADA
	ÁREA:
	DESENHO: KAROLINE
	PRANCHAS: 11
OBSERVAÇÕES:	01
* CONFERRIR AS MEDIDAS NO LOCAL.	01
* QUAIS QUER ALTERAÇÕES DEVERÃO SER COMUNICADAS AOS AUTORES DO PROJETO.	
* MEDIDAS EM CENTÍMETROS.	